


日高中津第一発電所防災計画平面図

日高郡日高川町船津地内 縦孔及び暗渠管計画図 S=1:2000

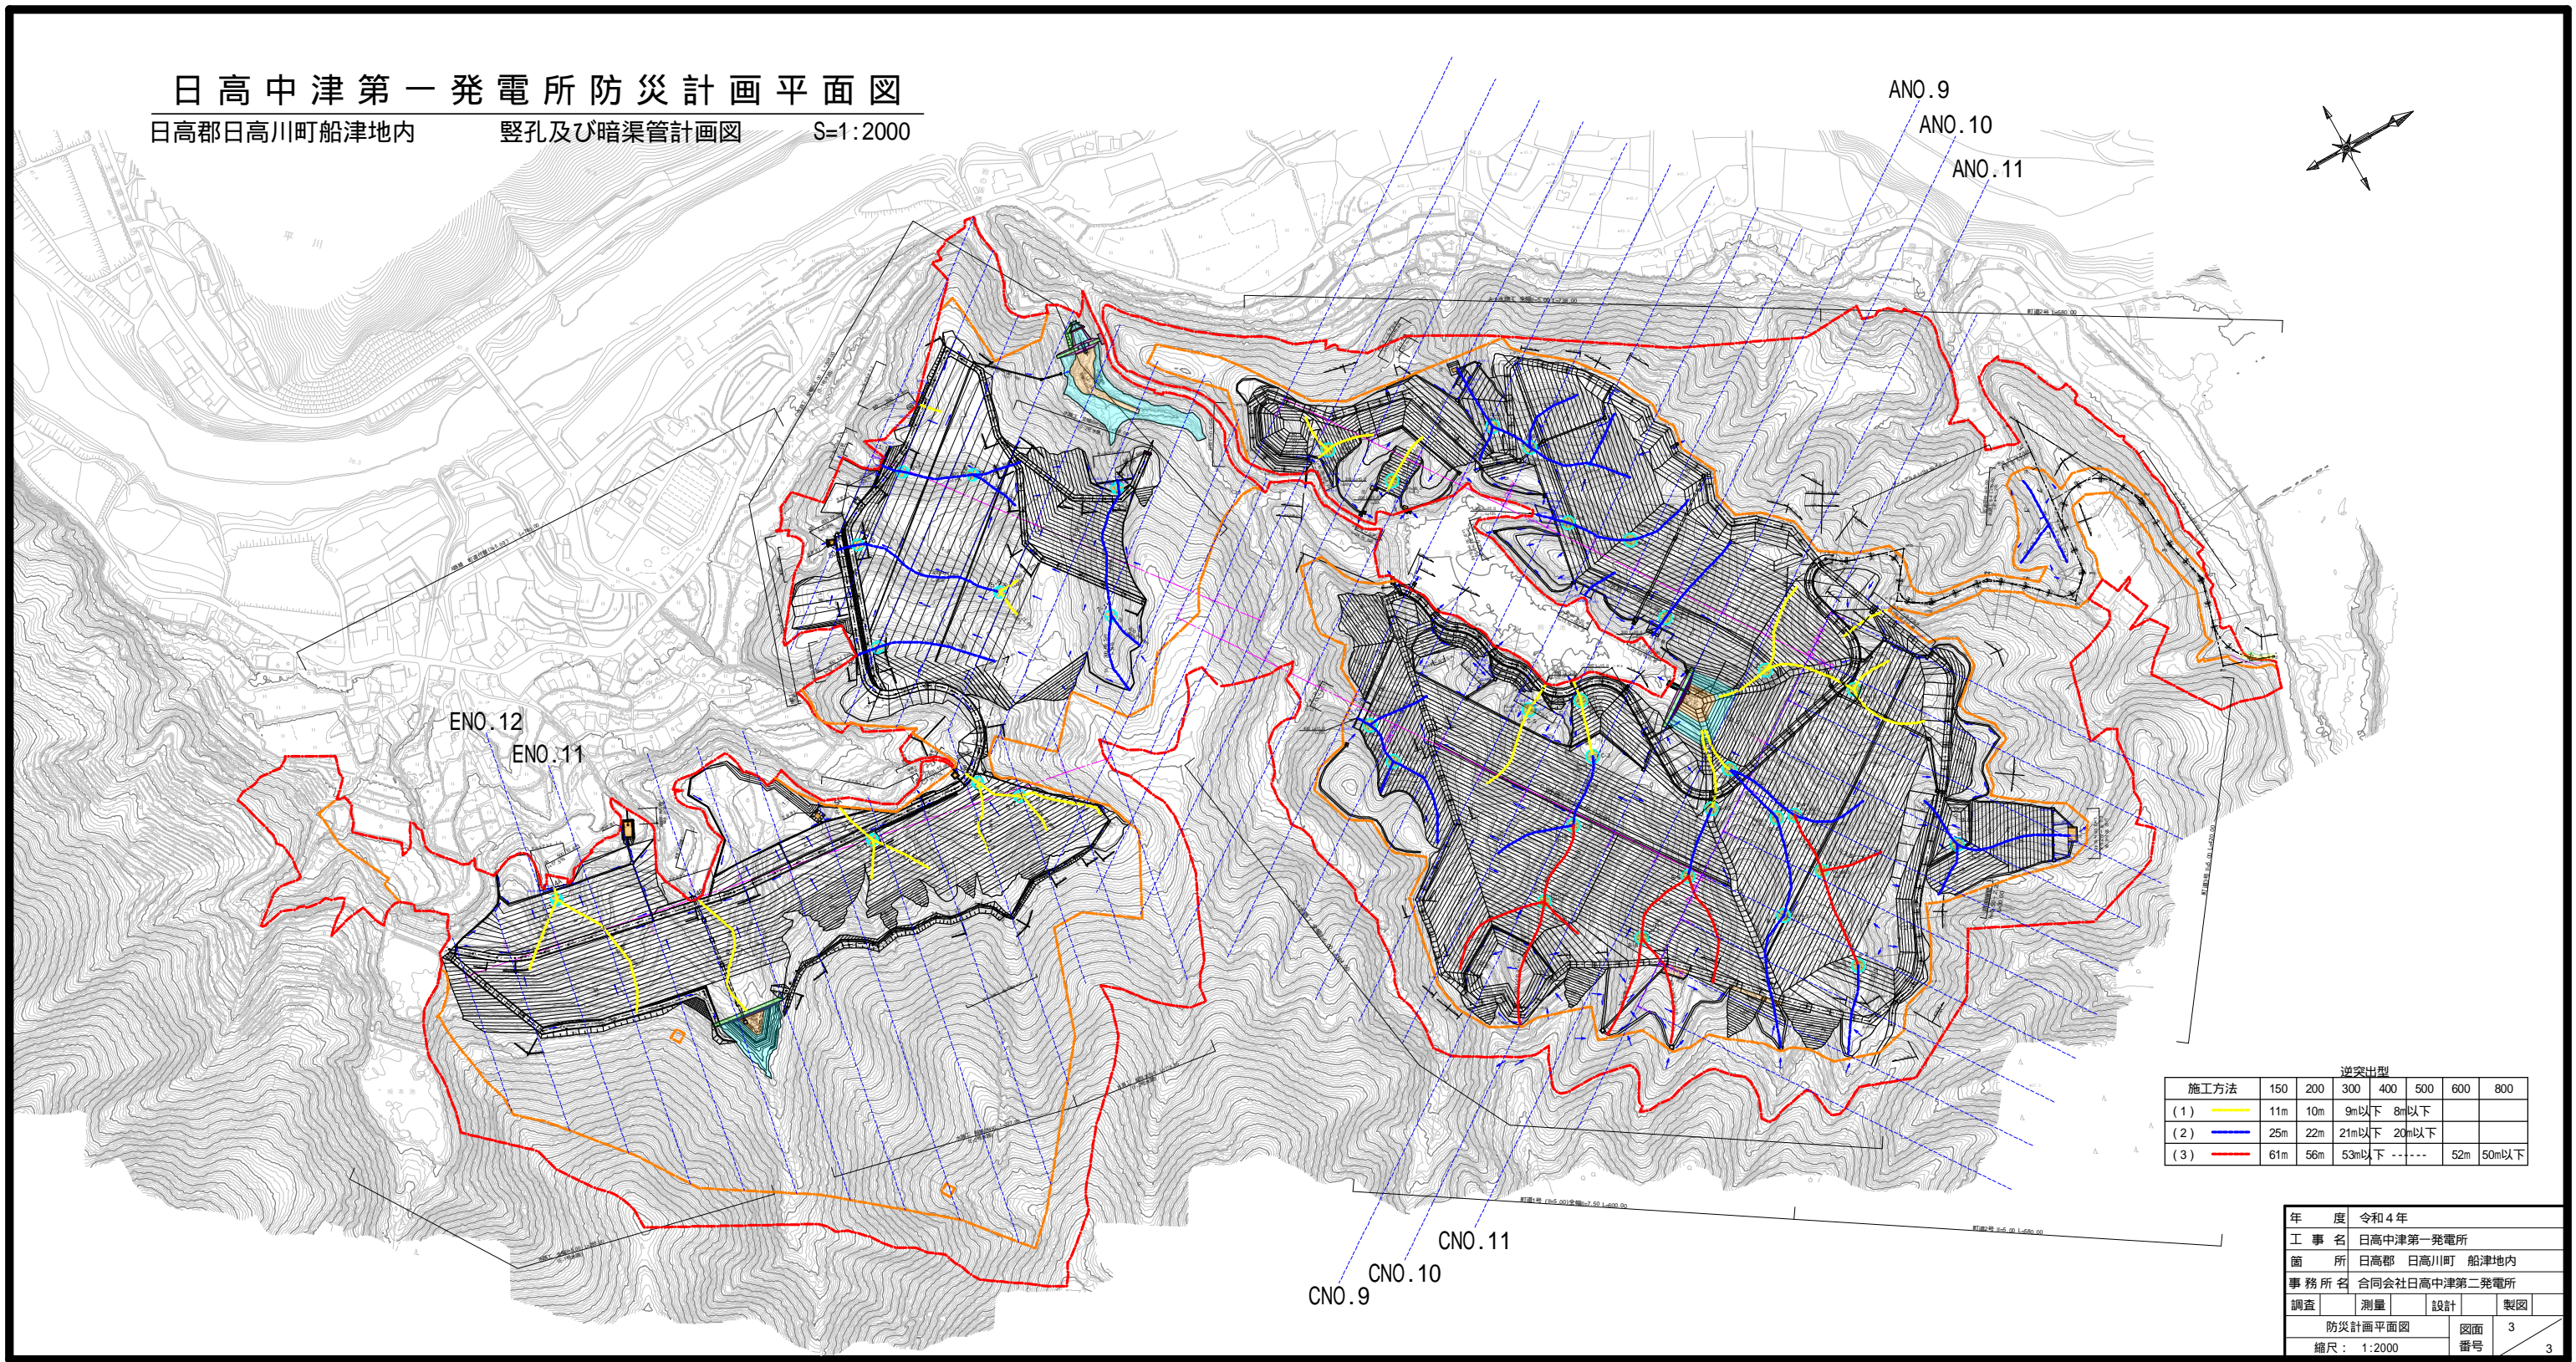

		逆突出型					
施工方法	150	200	300	400	500	600	800
(1)	11m	10m	9m以下	8m以下			
(2)	25m	22m	21m以下	20m以下			
(3)	61m	56m	53m以下	---	52m	50m以下	

年 度	令和4年		
工 事 名	日高中津第一発電所		
箇 所	日高郡 日高川町 船津地内		
事 務 所 名	合同会社日高中津第二発電所		
調査	測量	設計	製図
防災計画平面図			図面 3
縮尺: 1:2000			番号 3